
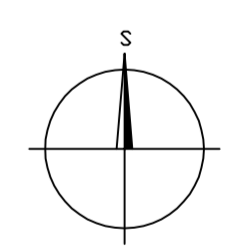


KLAD LISTŮ

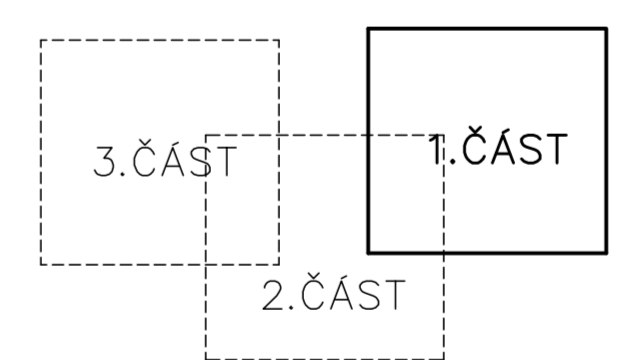

LEGENDA:

- NAVRHOVANÁ SPLAŠKOVÁ KANALIZACE - GRAVITAČNÍ POTRUBÍ
- - - NAVRHOVANÁ SPLAŠKOVÁ KANALIZACE - VÝTLAČNÉ POTRUBÍ
- NAVRHOVANÉ OBJEKTY ČOV
- NAVRHOVANÁ PŘÍPOJKA VODY
- NAVRHOVANÁ PŘÍPOJKA NN
- - - NAVRHOVANÉ ODBOČKY PRO SPLAŠKOVÉ PŘÍPOJKY - ORIENTAČNĚ

Zodp. projektant Ing. Faltýnková	Vypracoval Ing. Faltýnková	Kontroloval Ing. Sabol	
Investor: Svazek vodovodů a kanalizací Ivančice, Kounická 78 664 91 Ivančice			
LUKOVANY KANALIZACE A ČOV			Datum 05/2018
			Účel DSP
KATASTRÁLNÍ SITUACE – 1. ČÁST			Čís. zak. 4930/18
			Měřítko 1:1000